


개비온 옹벽

- A : 개비온옹벽(L=4.0m,H=5.0m)
- B : 개비온옹벽(L=4.0m,H=4.0m)
- C : 개비온옹벽(L=4.0m,H=3.0m)
- D : 개비온옹벽(L=4.0m,H=2.0m)

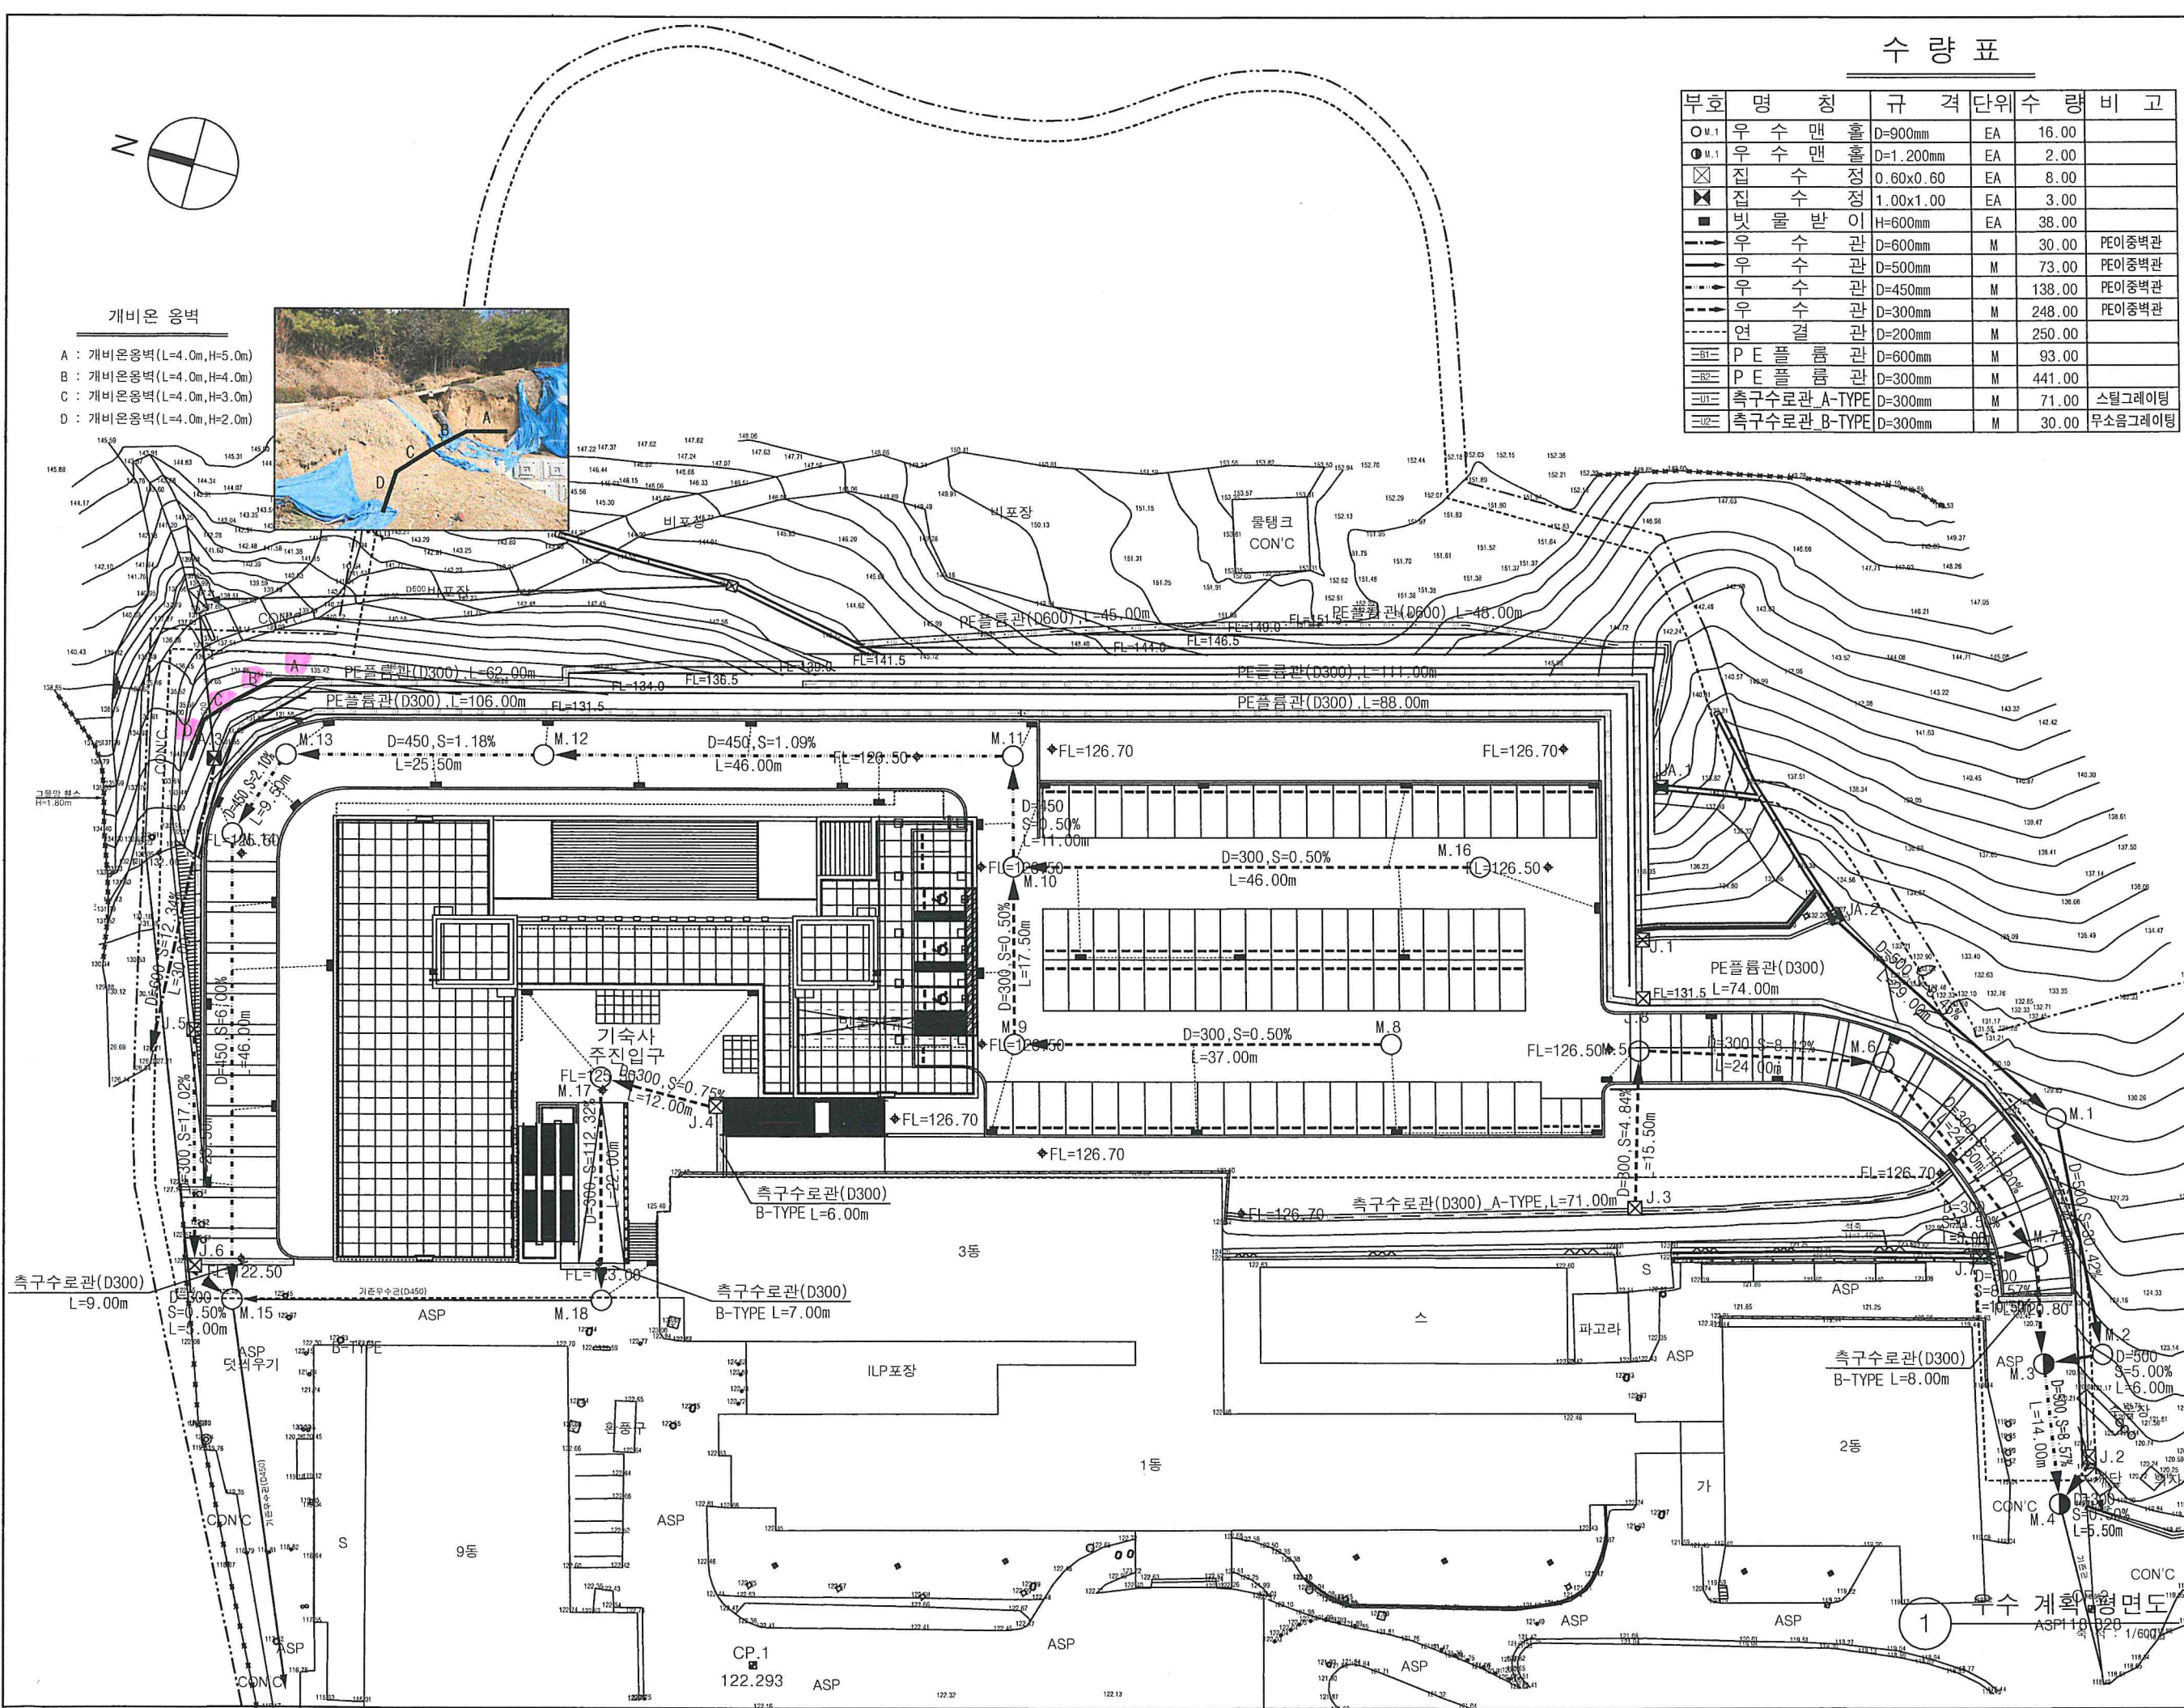

수 량 표

부호	명 칭	규 격	단위	수 량	비 고
○ M.1	우 수 맨 홀	D=900mm	EA	16.00	
● M.1	우 수 맨 홀	D=1,200mm	EA	2.00	
⊠	집 수 정	0.60x0.60	EA	8.00	
⊞	집 수 정	1.00x1.00	EA	3.00	
■	빗 물 받 이	H=600mm	EA	38.00	
→	우 수 관	D=600mm	M	30.00	PE이중벽관
→	우 수 관	D=500mm	M	73.00	PE이중벽관
→	우 수 관	D=450mm	M	138.00	PE이중벽관
→	우 수 관	D=300mm	M	248.00	PE이중벽관
→	연 결	D=200mm	M	250.00	
→	P E 플 러 관	D=600mm	M	93.00	
→	P E 플 러 관	D=300mm	M	441.00	
→	측구수로관 A-TYPE	D=300mm	M	71.00	스틸그레이팅
→	측구수로관 B-TYPE	D=300mm	M	30.00	무소음그레이팅

대전보건대학교
DAEJEON UNIVERSITY OF TECHNOLOGY

설 계
Design

partners
메조파트너스 건축사사무소
서울시 강남구 안동로71길 11(역삼동) 3층
Tel) 02.3453.2460 Fax) 02.3453.2459

-NOTE-

* 우수관로공사시 기존 우수관로의
유무를 확인하고 기존 관로에
대해 철거와 상이시 감독관과
협의 후 설계변경할것

KEY PLAN

No.	Revision Description	Date

설계명
Project

대전보건대학교
여자기숙사 신축공사

승인
Approved

설계
Architect

검토2
Chkd. 2

검토1
Chkd. 1

담당
Drawn

협력설계
Consultant

어반 엔지니어링(주)
Urban Engineering
서울시 강서구 공항대로 213,1011호
(마곡동, 보타닉파크타워2차)
TEL: 3661-8071, FAX: 3661-8050

도면명
Title

우수 계획 평면도

축척
Scale

A1:1/300 A3:1/600

일차
Date

2022. 08.

프로젝트번호
Project No.

도면번호
Drawing No.

C - 301

일련번호
Sheet No.